 


NORD




LEGENDA SIMBOLI SICUREZZA:

- Cassetta di Medicazione
- Presidio di Medicazione
- Uscita di Sicurezza
- Area di "Spazio Calmo": Parcheggio antistante uffici
- Estintori
- Percorso di evacuazione

Legenda

- Pozzetto energia elettrica
- Pozzetto acqua
- Pozzetto Aria compressa
- Messa a terra
- Quadro elettrico
- Fossa imhoff
- (Area 1) Posteggio mezzi
- (Area 2) Officina metalmeccanica
- 3 Parcheggio
- 4 Deposito pezzi meccanici
- 5 Deposito temporaneo ferro e acciaio
- 6 Box bombole
- 7 Parco feni
- 8 Deposito temporaneo olio esausto
- 9 Deposito temporaneo acqua di lavaggio
- 10 Deposito temporaneo contenitori vernici
- 11 Scivolo a mare
- 12 Area manutenzione mezzi navali
- 13 Area sabbiatura verniciatura
- 14 Quadropede mobile per sabbiatura
- 15 Officina idraulica
- 16 Autoclave
- 17 Deposito temporaneo batterie guaste
- Cavo elettrico
- Tubo impianto idrico
- Tubo impianto idrico per irrigazione
- Tubo impianto aria compressa

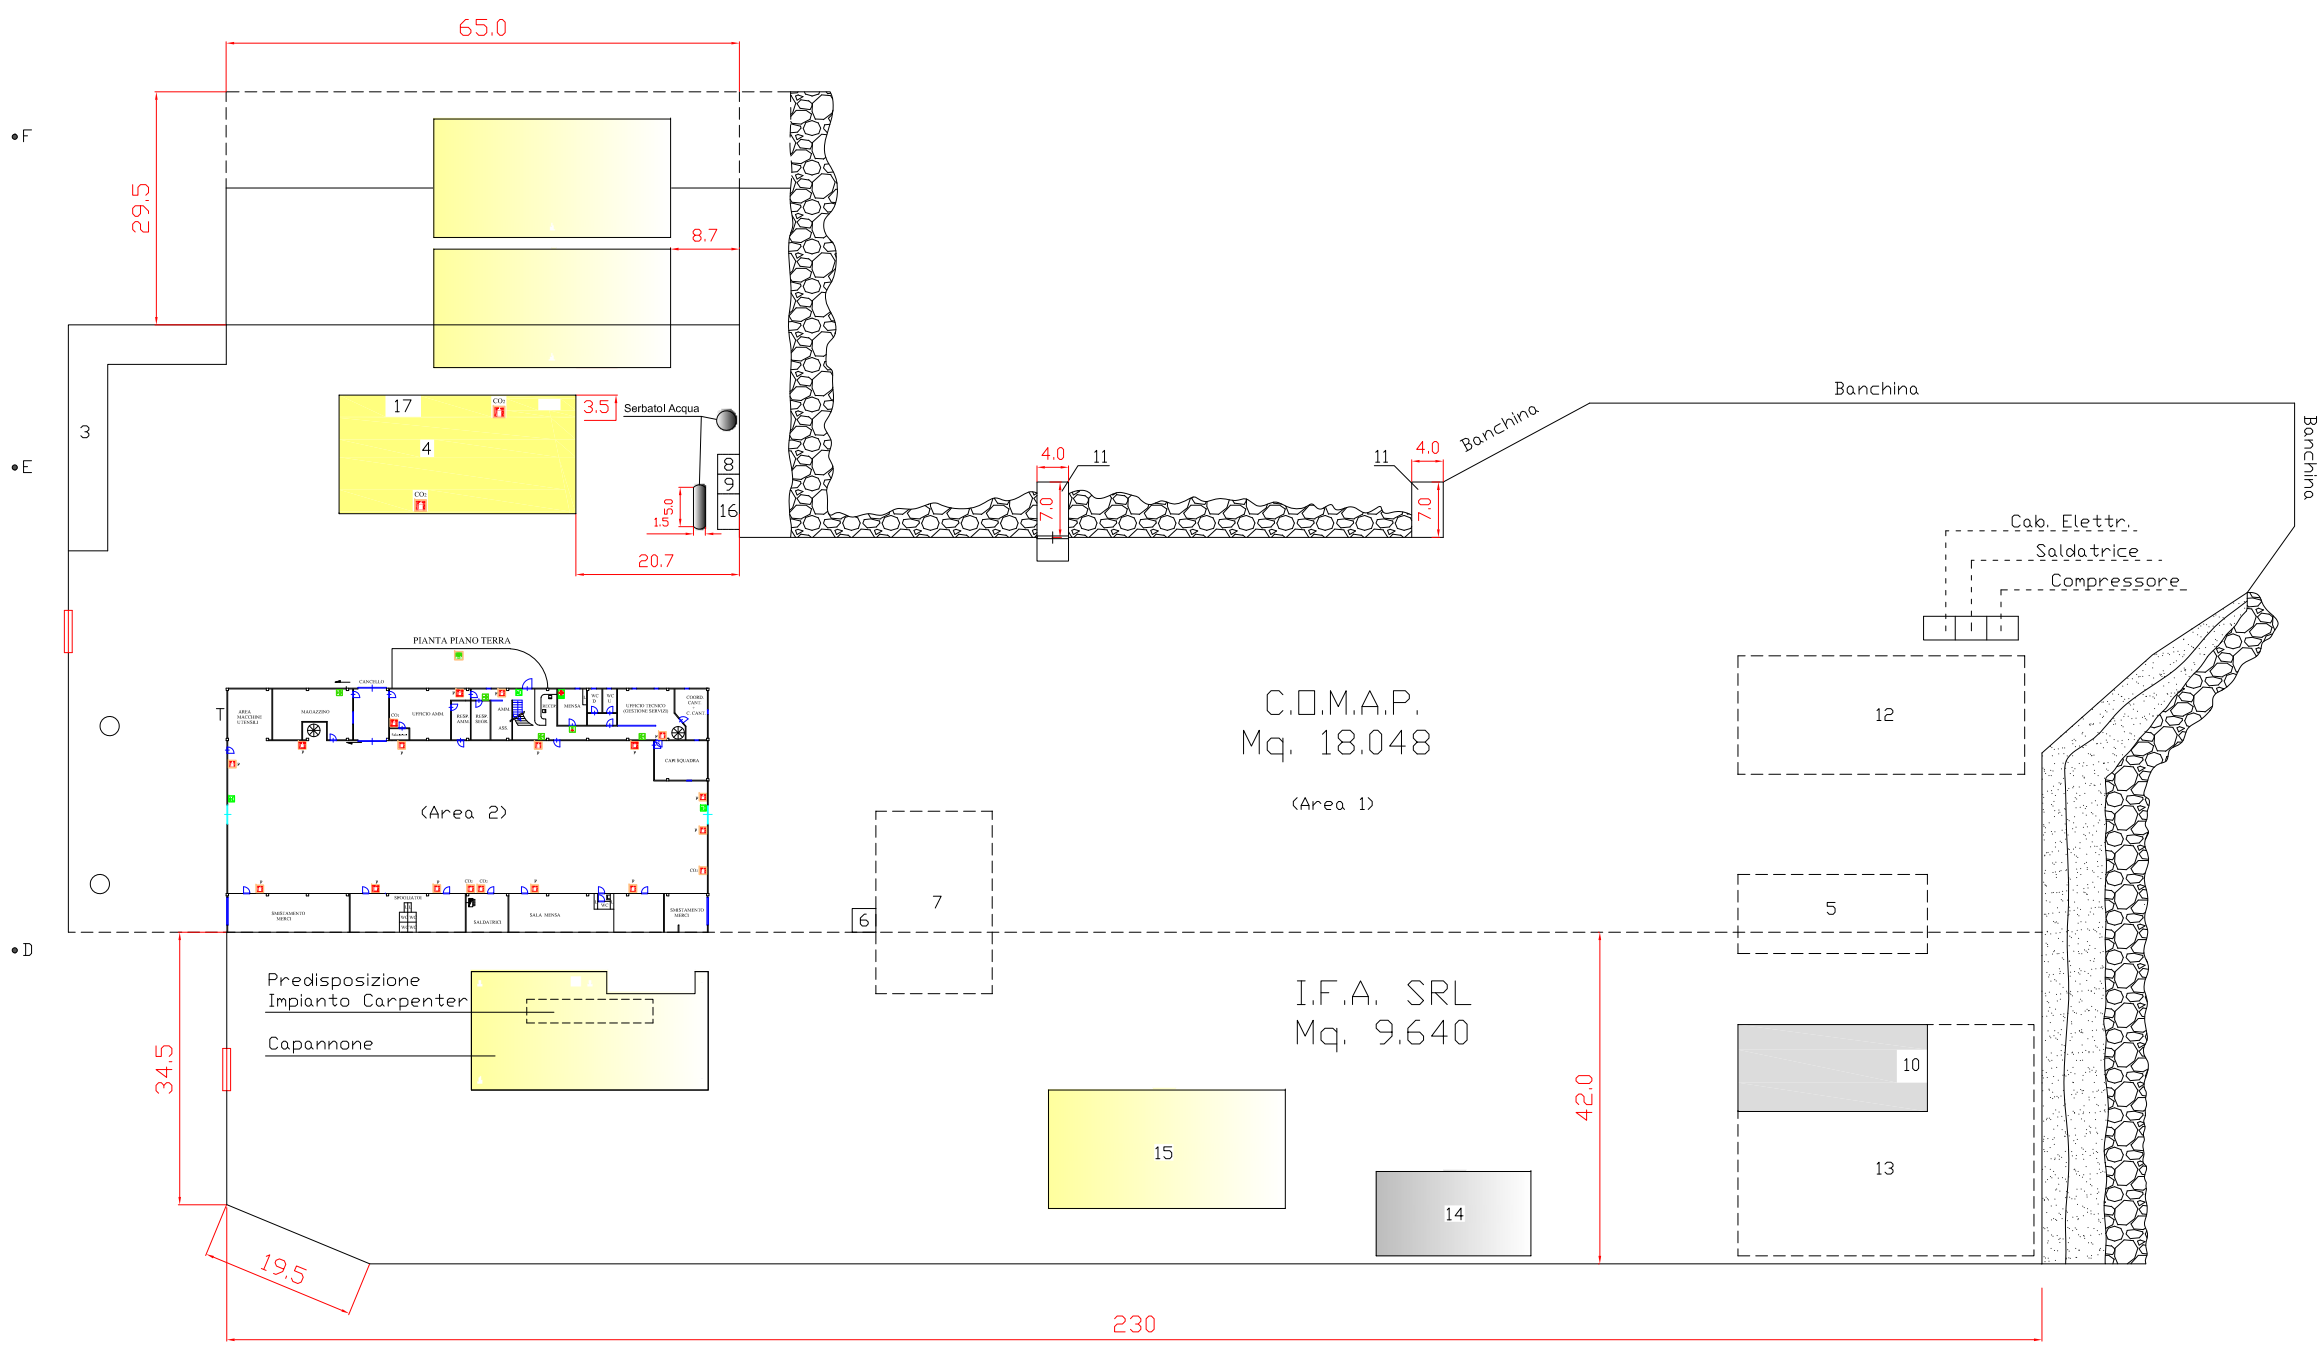

C.da S. Cusumano - 96011 Augusta (SR)  
 Tel. (0931) 760230 - 769117 - 769177 - Fax (0931) 767858  
 www.comap.net - E-mail: comap@comap.net  
 Recapito postale: Via Soccorso, 23/11 - 96011 Augusta (SR)

|   |  |        |              |                 |
|---|--|--------|--------------|-----------------|
| PROGETTO  | Rilievo planimetrico dell'area COMAP e IFA Srl                 |        |              |                 |
| CLIENTE   | DISEGNATO<br>Ing. Fisicaro Leandro                             |        |              |                 |
| COMMESSA  | CONTROLLATO<br>-   |        |              |                 |
| FILE DISEGNO  | Area esterna con impianto elettrico, idraulico, aria compressa | Rev. 3 | Scala 1:1000 | Data 23/09/2015 |
| FILE  | D:/DISEGNI AUTOCAD/CAPANNONE/AREA ESTERNA.DWG                  |        |              |                 |
| E' vietata la riproduzione anche parziale e la consegna a terzi |  |        |              |                 |